




Câmara de Vereadores de Pindamonhangaba

Estado de São Paulo

REQUERIMENTO **3262**

Ementa: Em Reiteração aos requerimentos n.ºs. 972/2017, 2184/2017, 744/2018, 2426/2019, 3040/2019, 3765/2019, 570/2020 e 1929/2020, os quais solicitam, com urgência, ao Executivo Municipal, com cópia a Secretaria de Obras e Planejamento, para que seja instalada uma faixa elevada na Rodovia Amador Bueno da Veiga e Rua Alcides Ramos Nogueira, ambas de acesso de travessia ao Shopping Pátio Pinda, para segurança dos pedestres e obrigando aos motoristas diminuírem a velocidade no local.

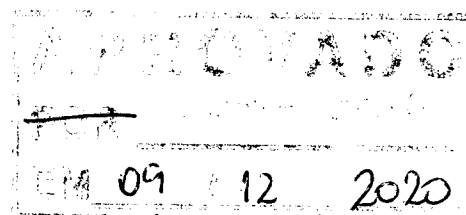

Vereador Felipe César - FC
Presidente da Câmara de
Vereadores de Pindamonhangaba

Senhor Presidente:

Considerando os diversos requerimentos já apresentados desde 2017.

Considerando que já foi realizada uma reunião com o DER, o qual já entregou o laudo de autorização do projeto de faixa elevada para o local mencionado, projeto este, que já fora entregue para a Secretaria de Planejamento e de Obras, faltando apenas a sua execução (doc. anexo).

Considerando que, hoje, dia 09 de dezembro de 2020, no local mencionado, foi atropelada uma jovem munícipe, o qual infelizmente, veio a óbito.

REQUEIRO à Mesa, consultado o Plenário, que seja oficiado ao Executivo Municipal, com cópia a Secretaria de Obras e de Planejamento, solicitando com urgência, em Reiteração aos



Câmara de Vereadores de Pindamonhangaba

Estado de São Paulo

requerimentos n.ºs. 972/2017, 2184/2017, 744/2018, 2426/2019, 3040/2019, 3765/2019, 570/2020 e 1929/2020, os quais solicitam, que seja instalada uma faixa elevada na Rodovia Amador Bueno da Veiga e Rua Alcides Ramos Nogueira, ambas de acesso de travessia ao Shopping Pátio Pinda, para segurança dos pedestres e obrigando aos motoristas diminuir a velocidade no local.

Plenário Dr. Francisco Romano de Oliveira, 09 de dezembro de 2020.

Vereadora GISLENE CARDOSO - GI



Câmara de Vereadores de Pindamonhangaba
Estado de São Paulo

REQUERIMENTO


Ementa: Em Reiteração aos requerimentos 972/2017, 2184/2017, 744/2018, 2426/2019, 3040/2019, 3765/2019 e 570/2020, que solicitam Ao Executivo Municipal, com cópia ao Departamento Competente, solicitando providências urgente, para que seja instalada uma faixa elevada na Rodovia Amador Bueno da Veiga e Rua Alcides Ramos Nogueira, ambas de acesso de travessia ao Shopping Pátio Pinda, para segurança dos pedestres e obrigando aos motoristas diminuírem a velocidade no local.

Requerimento nº 1929/2020

Autor: GISLENE CARDOSO

Ementa: EM REITERAÇÃO AOS REQUERIMENTOS 972/2017, 2184/2017, 744/2018, 2426/2019, 3040/2019, 3765/2019 E 570/2020, QUE SOLICITAM AO EXECUTIVO MUNICIPAL COM CÓPIA AO DEPARTAMENTO COMPETENTE, SOLICITANDO PROVIDÊNCIAS URGENTE, PARA QUE SEJA INSTALADA UMA FAIXA ELEVADA NA RODOVIA AMADOR BUENO DA VEIGA E RUA ALCIDES RAMOS NOGUEIRA, AMBAS DE ACESSO DE TRAVESSIA AO SHOPPING PÁTIO PINDA, PARA SEGURANÇA DOS PEDESTRES E OBRIGANDO AOS MOTORISTAS DIMINUIREM A VELOCIDADE DO LOCAL.

PROTOCOLO GERAL Nº 3632/2020
Data: 13/07/2020 - Horário: 10:58

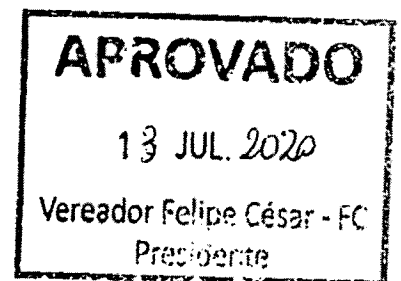

Senhor Presic ante:

REQUEIRO à Mesa, consultado o Plenário, que seja oficiado nesta casa de leis, junto ao Executivo Municipal, com cópia ao Departamento Competente, solicitando providências urgente, para que seja instalada uma faixa elevada na Rodovia Amador Bueno da Veiga e Rua Alcides Ramos Nogueira, ambas de acesso de travessia ao Shopping Pátio Pinda, para segurança dos pedestres e obrigando aos motoristas diminuírem a velocidade no local.

Plenário Dr. Francisco Romano de Oliveira 13 de julho de 2020.


GISLENE CARDOSO - GI

Vereadora



Câmara de Vereadores de Pindamonhangaba

Estado de São Paulo

REQUERIMENTO

Ementa: Ao Executivo Municipal, com cópia ao Departamento Competente, solicitando providências urgente, para que seja encaminhada a data de início da implantação do projeto de faixa elevada na Rodovia Amador Bueno da Veiga e Rua Alcides Ramos Nogueira, ambas de acesso de travessia ao Shopping Pátio Pinda.

REQUERIMENTO Nº 3765/2019

Autor: GISLENE CARDOSO

Ementa: AO EXECUTIVO MUNICIPAL, COM CÓPIA AO DEPARTAMENTO COMPETENTE, SOLICITANDO PROVIDÊNCIAS URGENTES, PARA QUE SEJA ENCAMINHADA A DATA DO INÍCIO DA IMPLANTAÇÃO DO PROJETO DE FAIXA ELEVADA NA RODOVIA AMADOR BUENO DA VEIGA E RUA ALCIDES RAMOS NOGUEIRA, AMBAS DE ACESSO DE TRAVESSIA AO SHOPPING PÁTIO PINDA.

PROTOCOLO GERAL Nº 4460/2019
Data: 02/12/2019 - Horário: 14:02




Senhor Presidente:

Considerando que seja encaminhada a data de início da implantação da faixa elevada na Rodovia Amador Bueno da Veiga e Rua Alcides Ramos Nogueira, ambas de acesso de travessia ao Shopping Pátio Pinda, segue projeto em anexo.

REQUEIRO à Mesa, consultado o Plenário, que seja oficiado nesta casa de leis, junto ao Executivo Municipal, com cópia ao Departamento Competente, solicitando providências urgente, para que seja encaminhada a data de início da implantação do projeto de faixa elevada na Rodovia Amador Bueno da Veiga e Rua Alcides Ramos Nogueira, ambas de acesso de travessia ao Shopping Pátio Pinda.

Plenário Dr. Francisco Romano de Oliveira, 25 de novembro de 2019.


GISLENE CARDOSO - GI
Vereadora

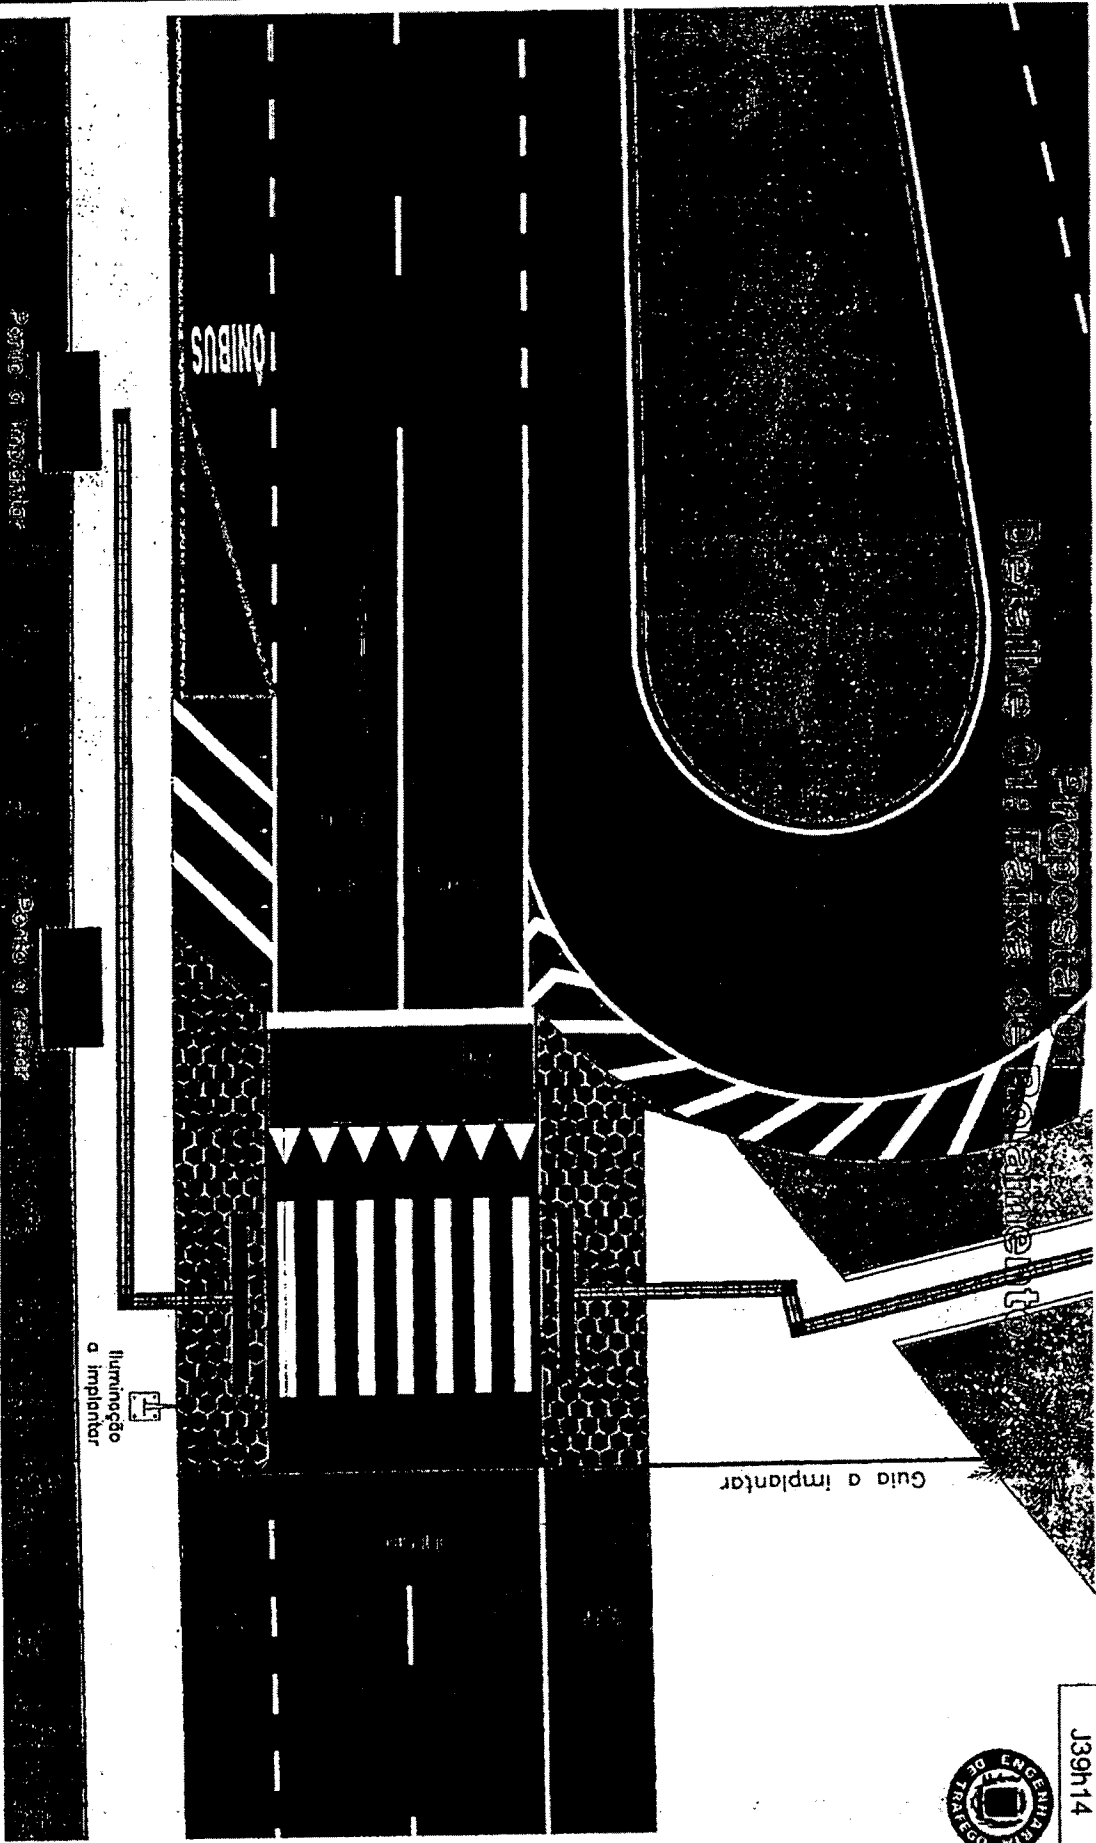


REGISTRO DE ENGENHEIRO
 J39n14

Observações
 As Medidas em metros
 O planejamento passou em pontos de saída de satélite com medidas perpendiculares a fim de ser preciso

LEGENDA

- Intervenção
- Guia existente
- Guia a implantar

OBRA / DDC. REF. Sinalização viária		DATA 23/09/2019
PROJETO / ASSUNTO Proposta de implantação de Travessia elevada para pedestres.		ESCALA 1/125
UNIDADE ATENDIDA / LOCAL Rodovia Amador Bueno da Veiga, próximo ao imóvel de nº 210		FOLHA 02a/04
SECRETÁRIO DE SEGURANÇA PÚBLICA José Sodário Viana	DIRETORA Luciana Viana	
CHEFE DA DIVISÃO DE ENGENHARIA DE TRÁFEGO E SISTEMA VIÁRIO Kleber Duarte Sant'Ana		DESENHO Josiel Canuto Silva

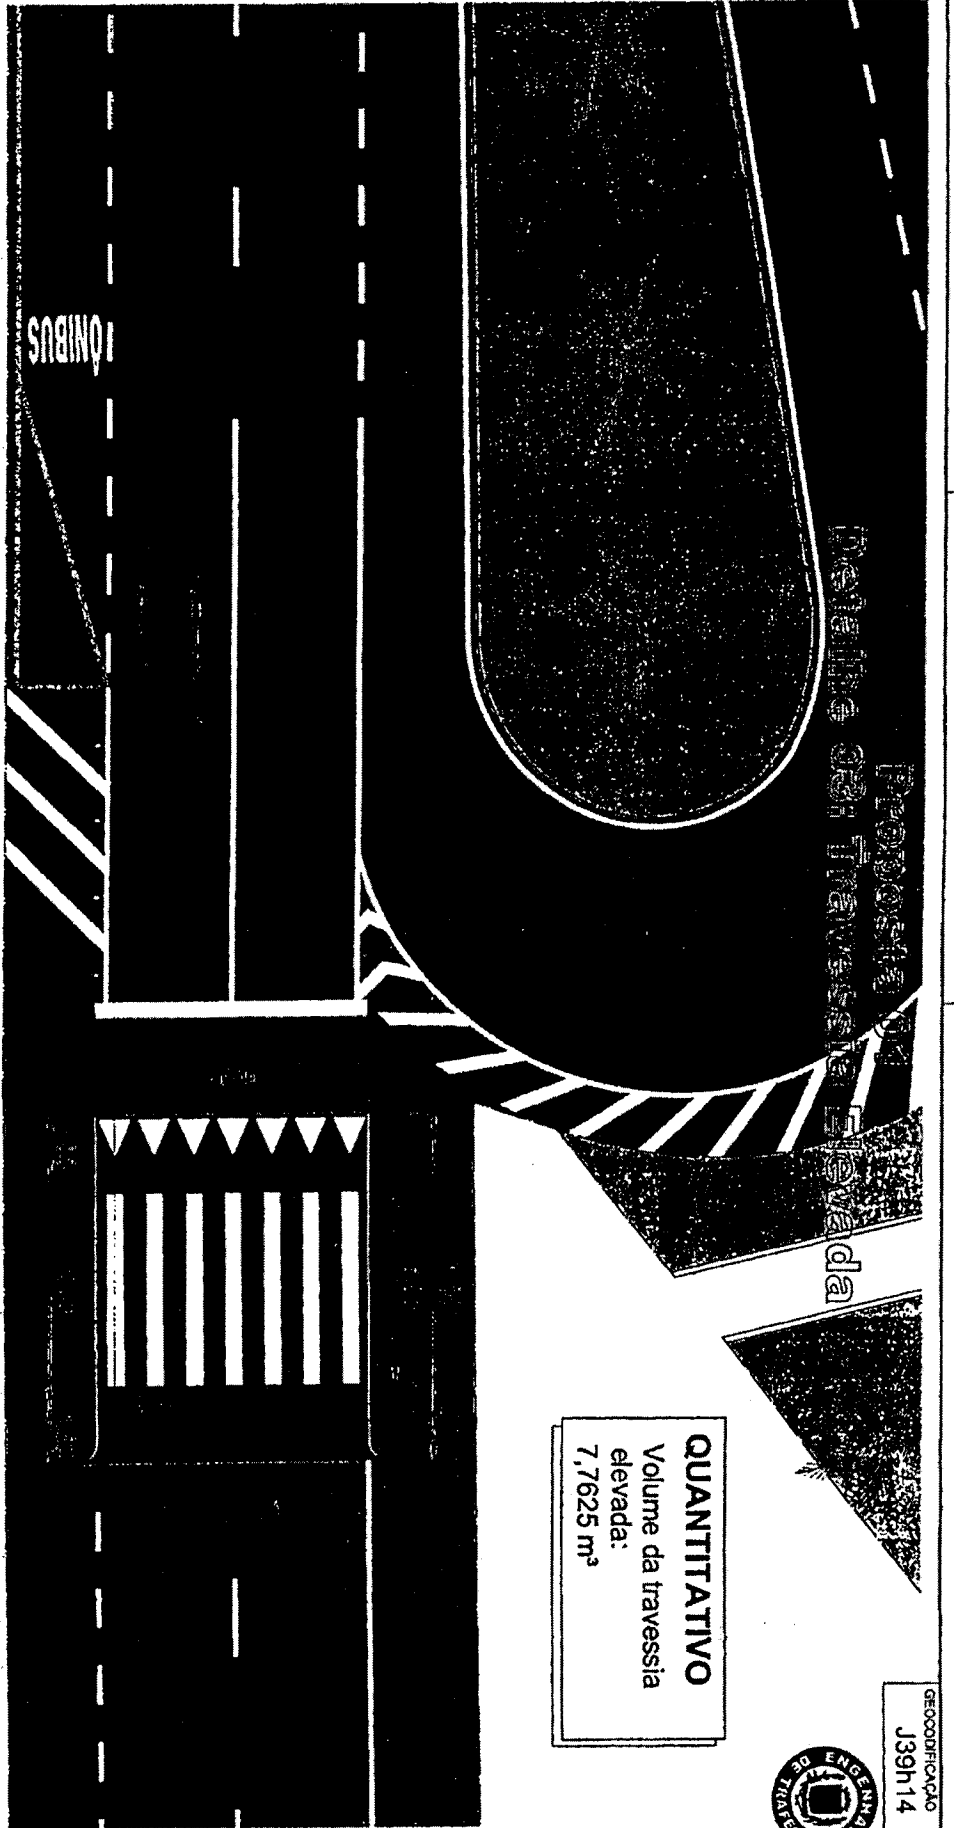

Proposta de
 Travessia Elevada
 na Rua da

QUANTITATIVO
 Volume da travessia
 elevada:
 7,7625 m³



REGISTRO DE ENGENHEIRO
 J39h14


OBRA / DOC. REF.		DATA
Sinalização viária		23/09/2019
PROJETO / ASSUNTO		ESCALA
Proposta de implantação de Travessia elevada para pedestres.		1/125
LIMITE DE ATENDIMENTO LOCAL		FOLHA
Roofovia Amador Bueno da Veiga, próximo ao imóvel de nº 210		02c/04
SECRETARIA DE SEGURANÇA PÚBLICA		DIRETORIA
José Sodário Viana		Luciana Viana
CHEFE DA DIVISÃO DE ENGENHARIA DE TRÁFEGO E SISTEMA VIÁRIO		DESENHO
Kleber Duarte Santina		Josiel Canuto Silva

Mensagens
 Planimetria baseada em dados de satélite com recortes pertinentes atendas no local

Proposta 01 Detalhe Geral Sinalização



REGISTRO Nº
J39h14

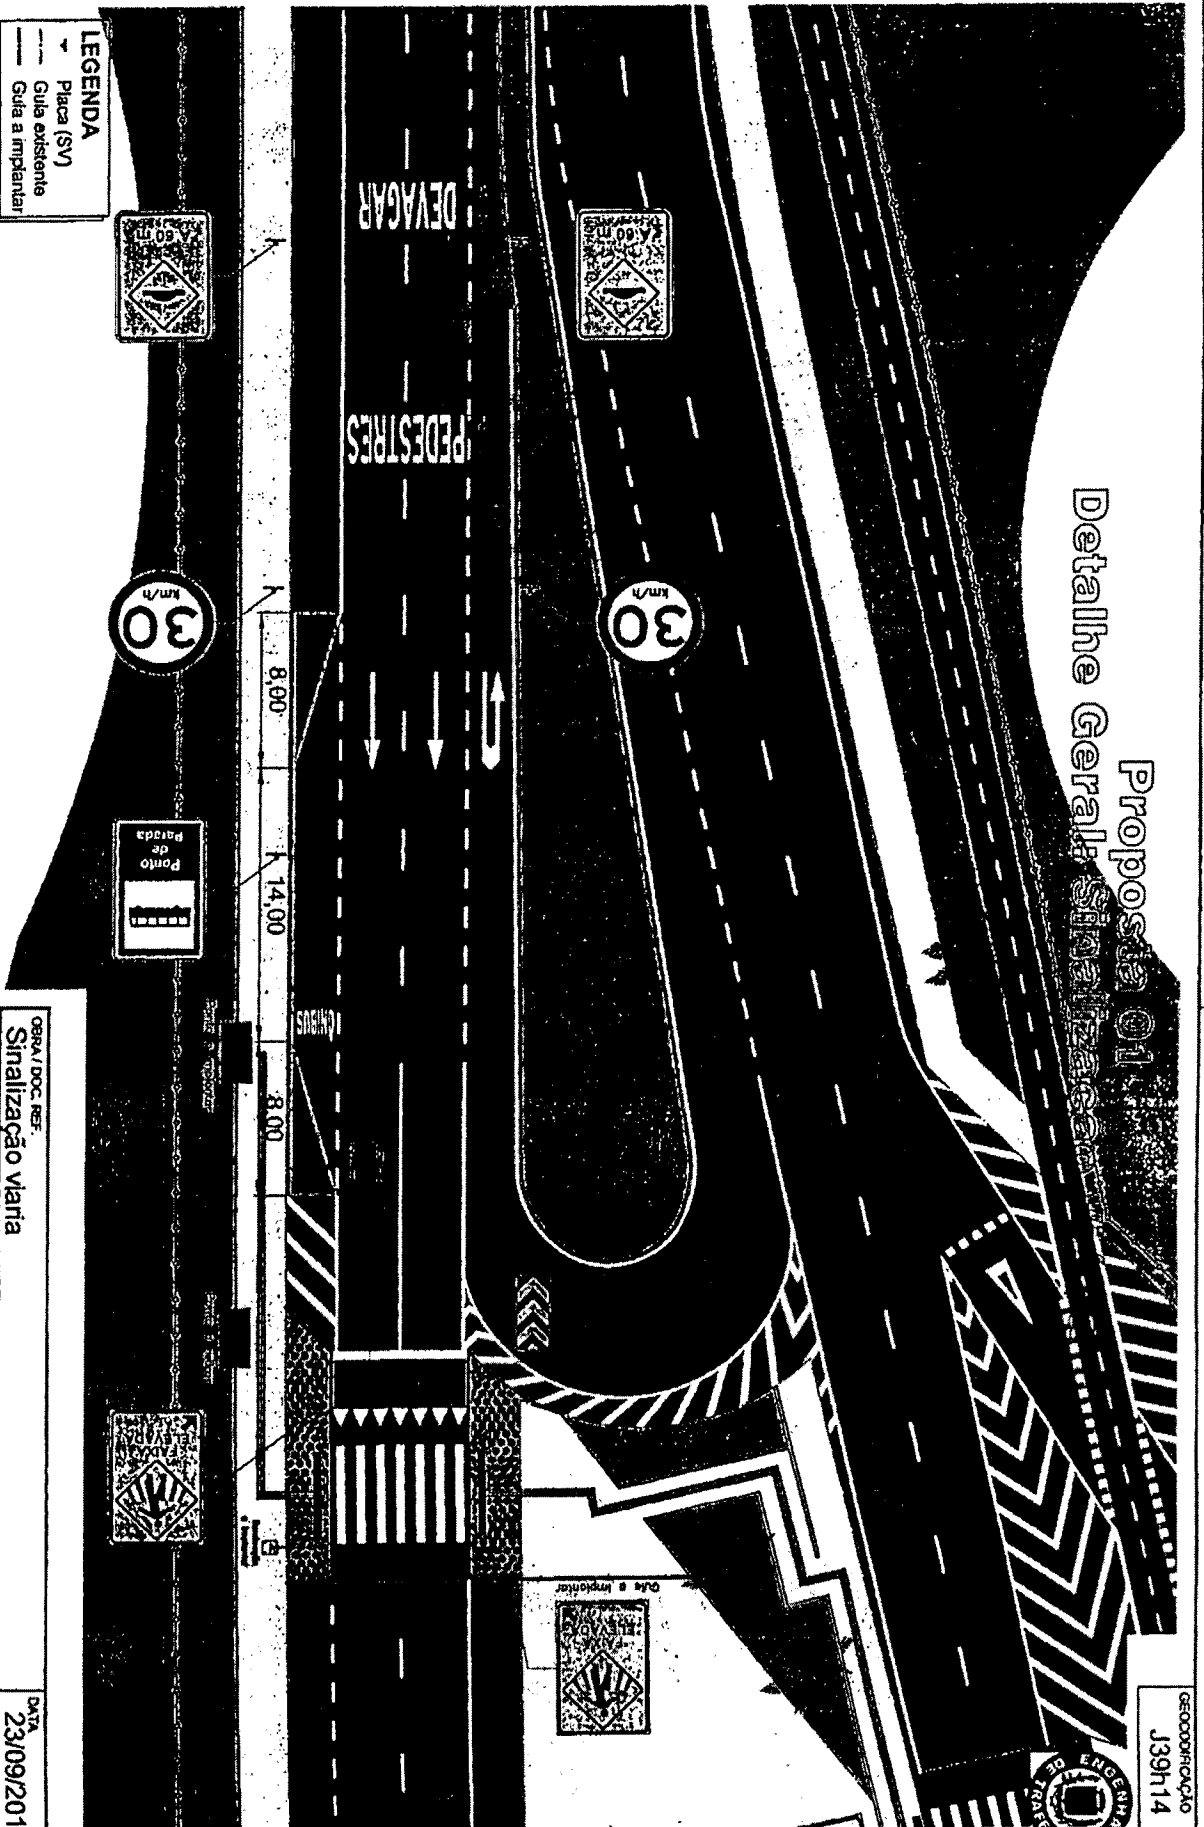


Observações

- Medidas em metros.
- Planimetria baseada em fotos de satélite com medidas pertinentes afetadas no local.
- A sinaliz. vertical (placas) está posicionada no projeto da forma que será vista no local.

LEGENDA

- Placa (SV)
- Guia existente
- Guia a implantar

OBRA / DOC. REF.		DATA
Sinalização Viária		23/09/2019
PROJETO / ASSINTO		ESCALA
Proposta de implantação de Travessia elevada para pedestres.		1/250
UNIDADE ATENDIDA / LOCAL		FOLHA
Rodovia Amador Bueno da Veiga, próximo ao imóvel de nº 210		02/04
SECRETÁRIO DE SEGURANÇA PÚBLICA	DIRETORA	
José Soderio Viana	Luciana Viana	
CHEFE DO DIVISÃO DE ENGENHARIA DE TRÁFEGO E SISTEMA VIÁRIO	DESENHO	
Kleber Duarte Sant'Ana	Josiel Canuto Silva	

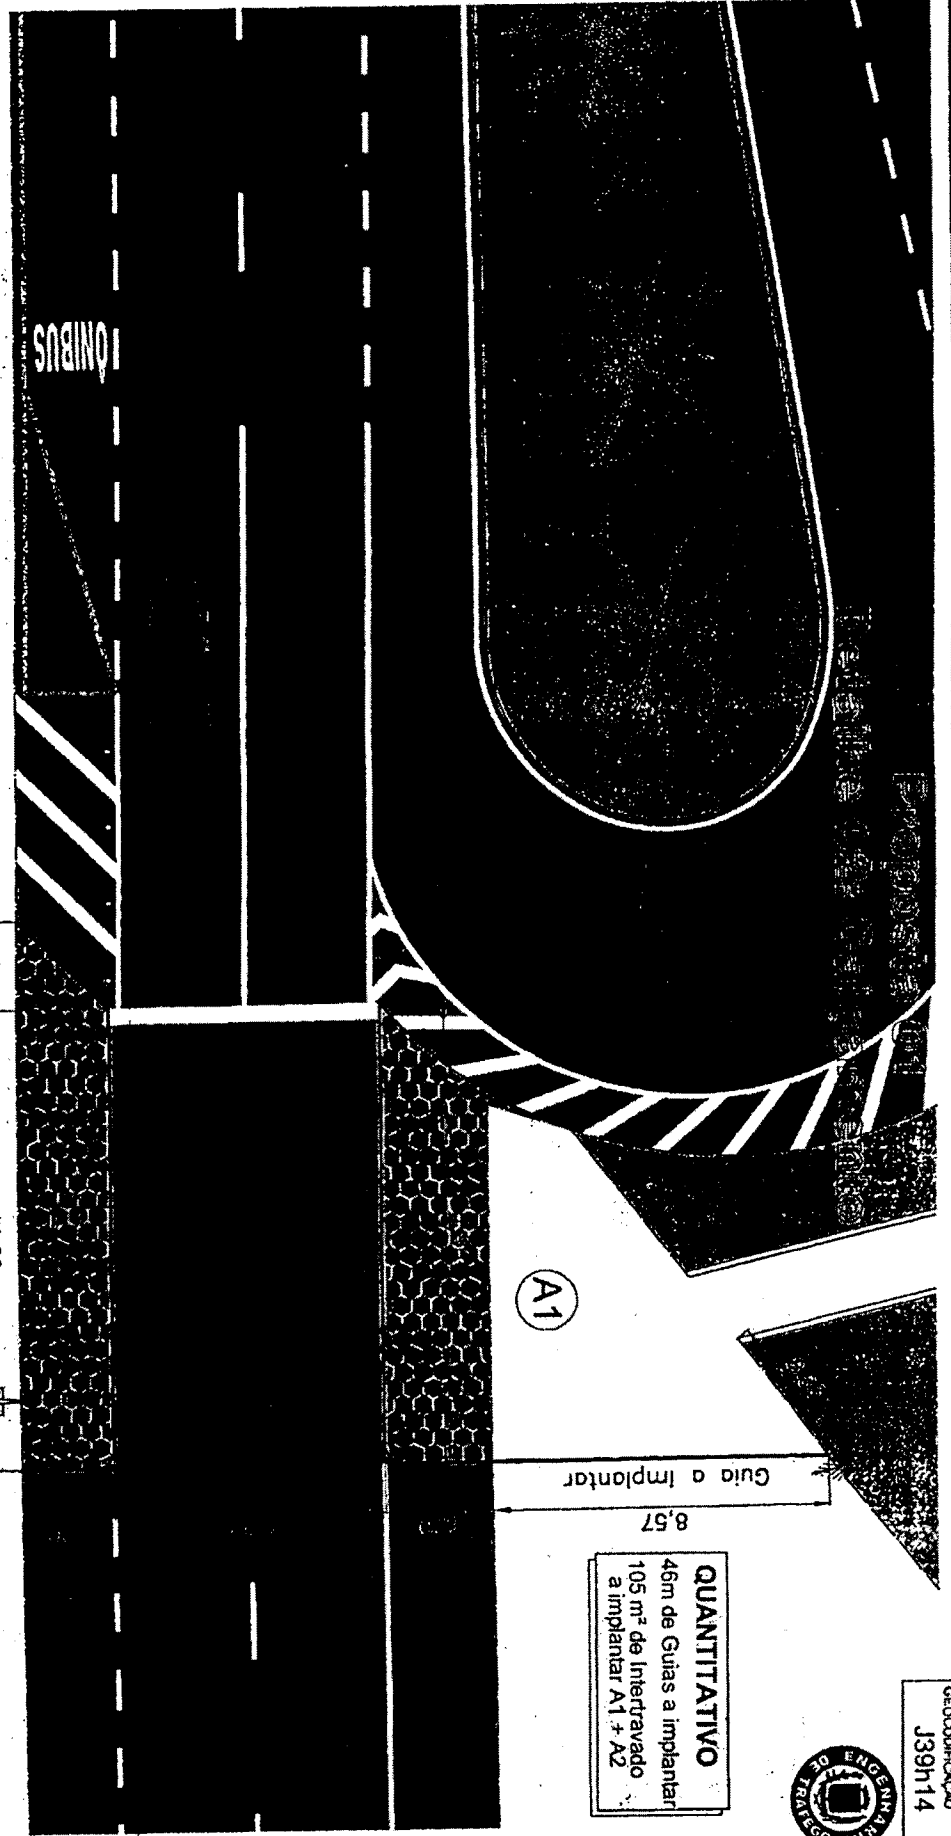

QUANTITATIVO
 46m de Guias a implantar
 105 m² de Intertravado
 a implantar A1 + A2



REGISTRO DE OBRAS
 J39h14

Portão de Implantação

Portão de Implantação

2,29

11,90

(A1)

8,57

Guia a Implantar

Iluminação
 a Implantar


LEGENDA

- Intertravado
- Guias existentes
- Guias a Implantar

Observações

- Medidas em metros.
- Planimetria baseada em dados de satélite com medidas referentes a obras no local.

OBRA / DOC. REF.	Sinalização viária		DATA	23/09/2019
PROJETO / ASSUNTO	Proposta de Implantação de Travessia elevada para pedestres.		ESCALA	1/125
UNIDADE ATENDIDA / LOCAL	Rodovia Amador Bueno da Veiga, próximo ao imóvel de nº 210		FOLHA	02b/04
SECRETÁRIO DE SEGURANÇA PÚBLICA	José Sodário Viana	DIRETORA	Luciliana Viana	
CHEFE DA DIVISÃO DE ENGENHARIA DE TRÁFEGO E SISTEMA VIÁRIO	Kleber Duarte Sant'Ana	DESENHADOR	Josiel Canuto Silva	

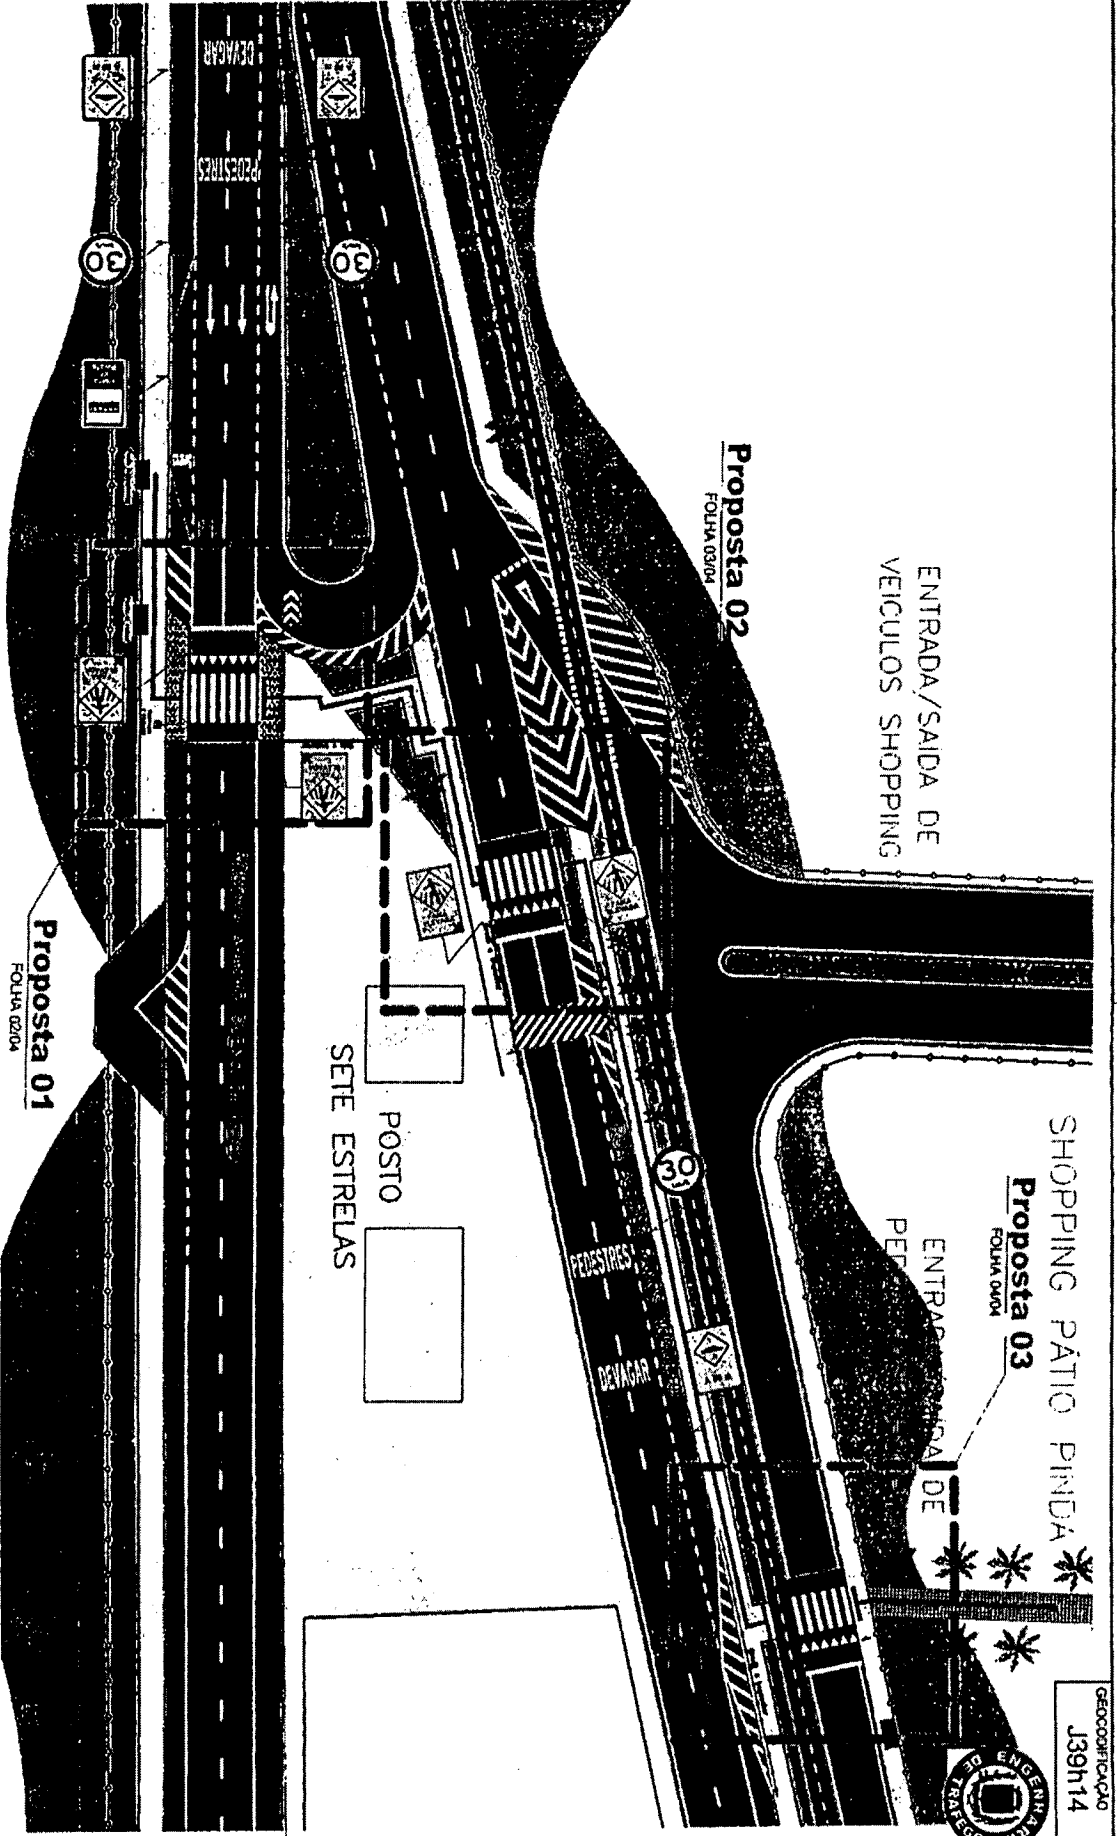

LEGENDA

- Placa (SV)
- Guia existente
- Guia a Implantar

- Observações**
- Planimetria baseada em fotos de satélite com medidas pertinentes aferidas no local.
 - A sinaliz. vertical (placas) está posicionada no projeto da forma que será vista no local.
 - Propostas de intervenções a executar

SHOPPING PÁTIO PINDA

Proposta 03
FOLHA 04/04

ENTRADA/SAIDA DE PEDESTRES



REGISTRO DE ENGENHEIRO
J39h14

Proposta 02
FOLHA 03/04

ENTRADA/SAIDA DE VEICULOS SHOPPING




POSTO
SETE ESTRELAS


Proposta 01
FOLHA 02/04

OSRVA/DOC. REF.	Sinalização viária	DATA	23/09/2019
PROJETO/ASSUNTO	Proposta de implantação de Travessia elevada para pedestres.	ESCALA	1/500
UNIDADE ATENDIDA/LOCAL	Rodovia Amador Bueno da Veiga, próximo ao imóvel de nº 210	FOLHA	01/04
SECRETÁRIO DE SEGURANÇA PÚBLICA	José Sodário Viana	PROJETORA	Luciana Viana
CHEFE DA DIVISÃO DE ENGENHARIA DE TRÁFEGO E SISTEMA VIÁRIO	Kleber Duarte Santiago	DESENHISTA	Josiel Canuto Silva

- Observações
- Medidas em metros.
- Planimetria baseada em fobos de satélite com medidas pertinentes aferidas no local.

 LEGENDA

-  Intertravado
-  Guia existente
-  Guia a implantar

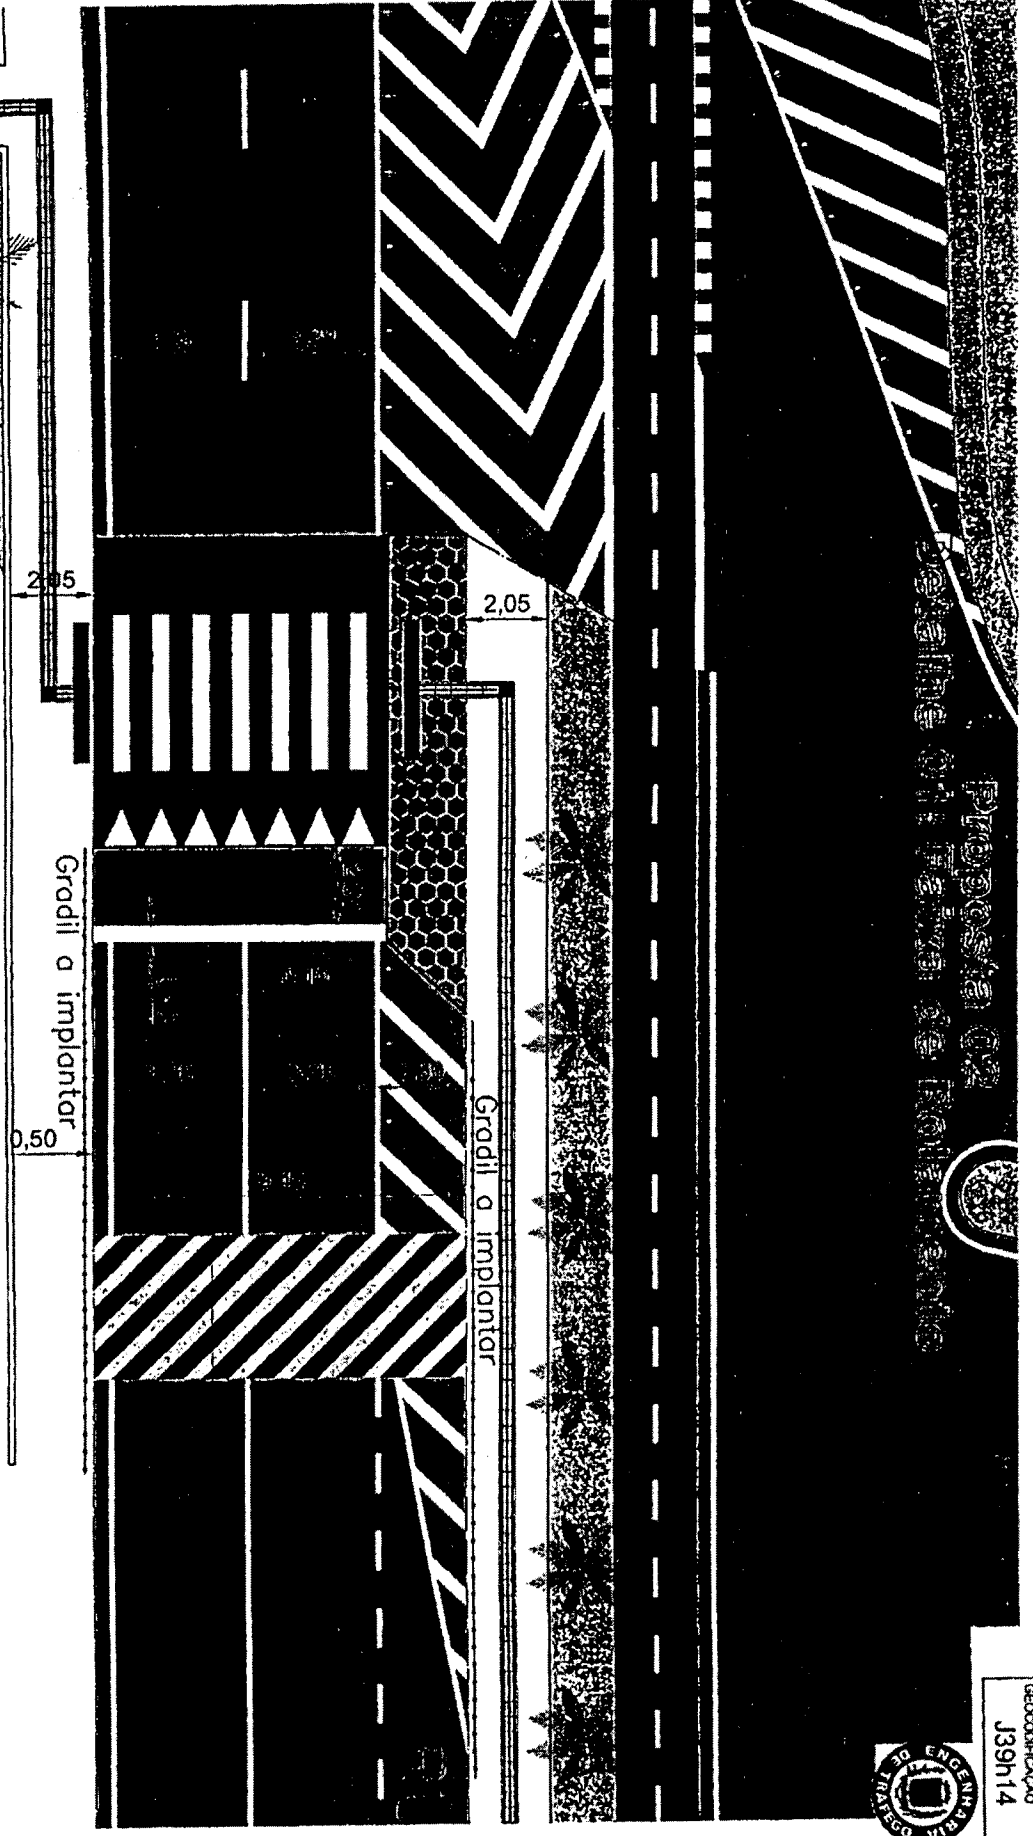

ORÇ. / DOC. RES. Sinalização viária		DATA 23/09/2019
PROJETO / ASSINATO Proposta de implantação de Travessa elevada para pedestres.		ESCALA 1/125
UNIDADE ATENDIDA / LOCAL Rodovia Amador Bueno da Veiga, próximo ao imóvel de nº 210		FOLHA 03a/04
SECRETÁRIO DE SEGURANÇA PÚBLICA José Sodário Viana	DIRETORA Luciana Viana	
CHEFE DA DIVISÃO DE ENGENHARIA DE TRÁFEGO E SISTEMA VIÁRIO Kleber Duarte Santiago		DESENHO Josiel Carnulo Silva



REGISTRO Nº
 J39h14

ENTRADA/SAIDA DE VEICULOS SHOPPING


Projeto
Detalhe Geral

Viária

SHOPPING PÁTIO PINDA




REGISTRO DE ENGENHEIRO
J39h14

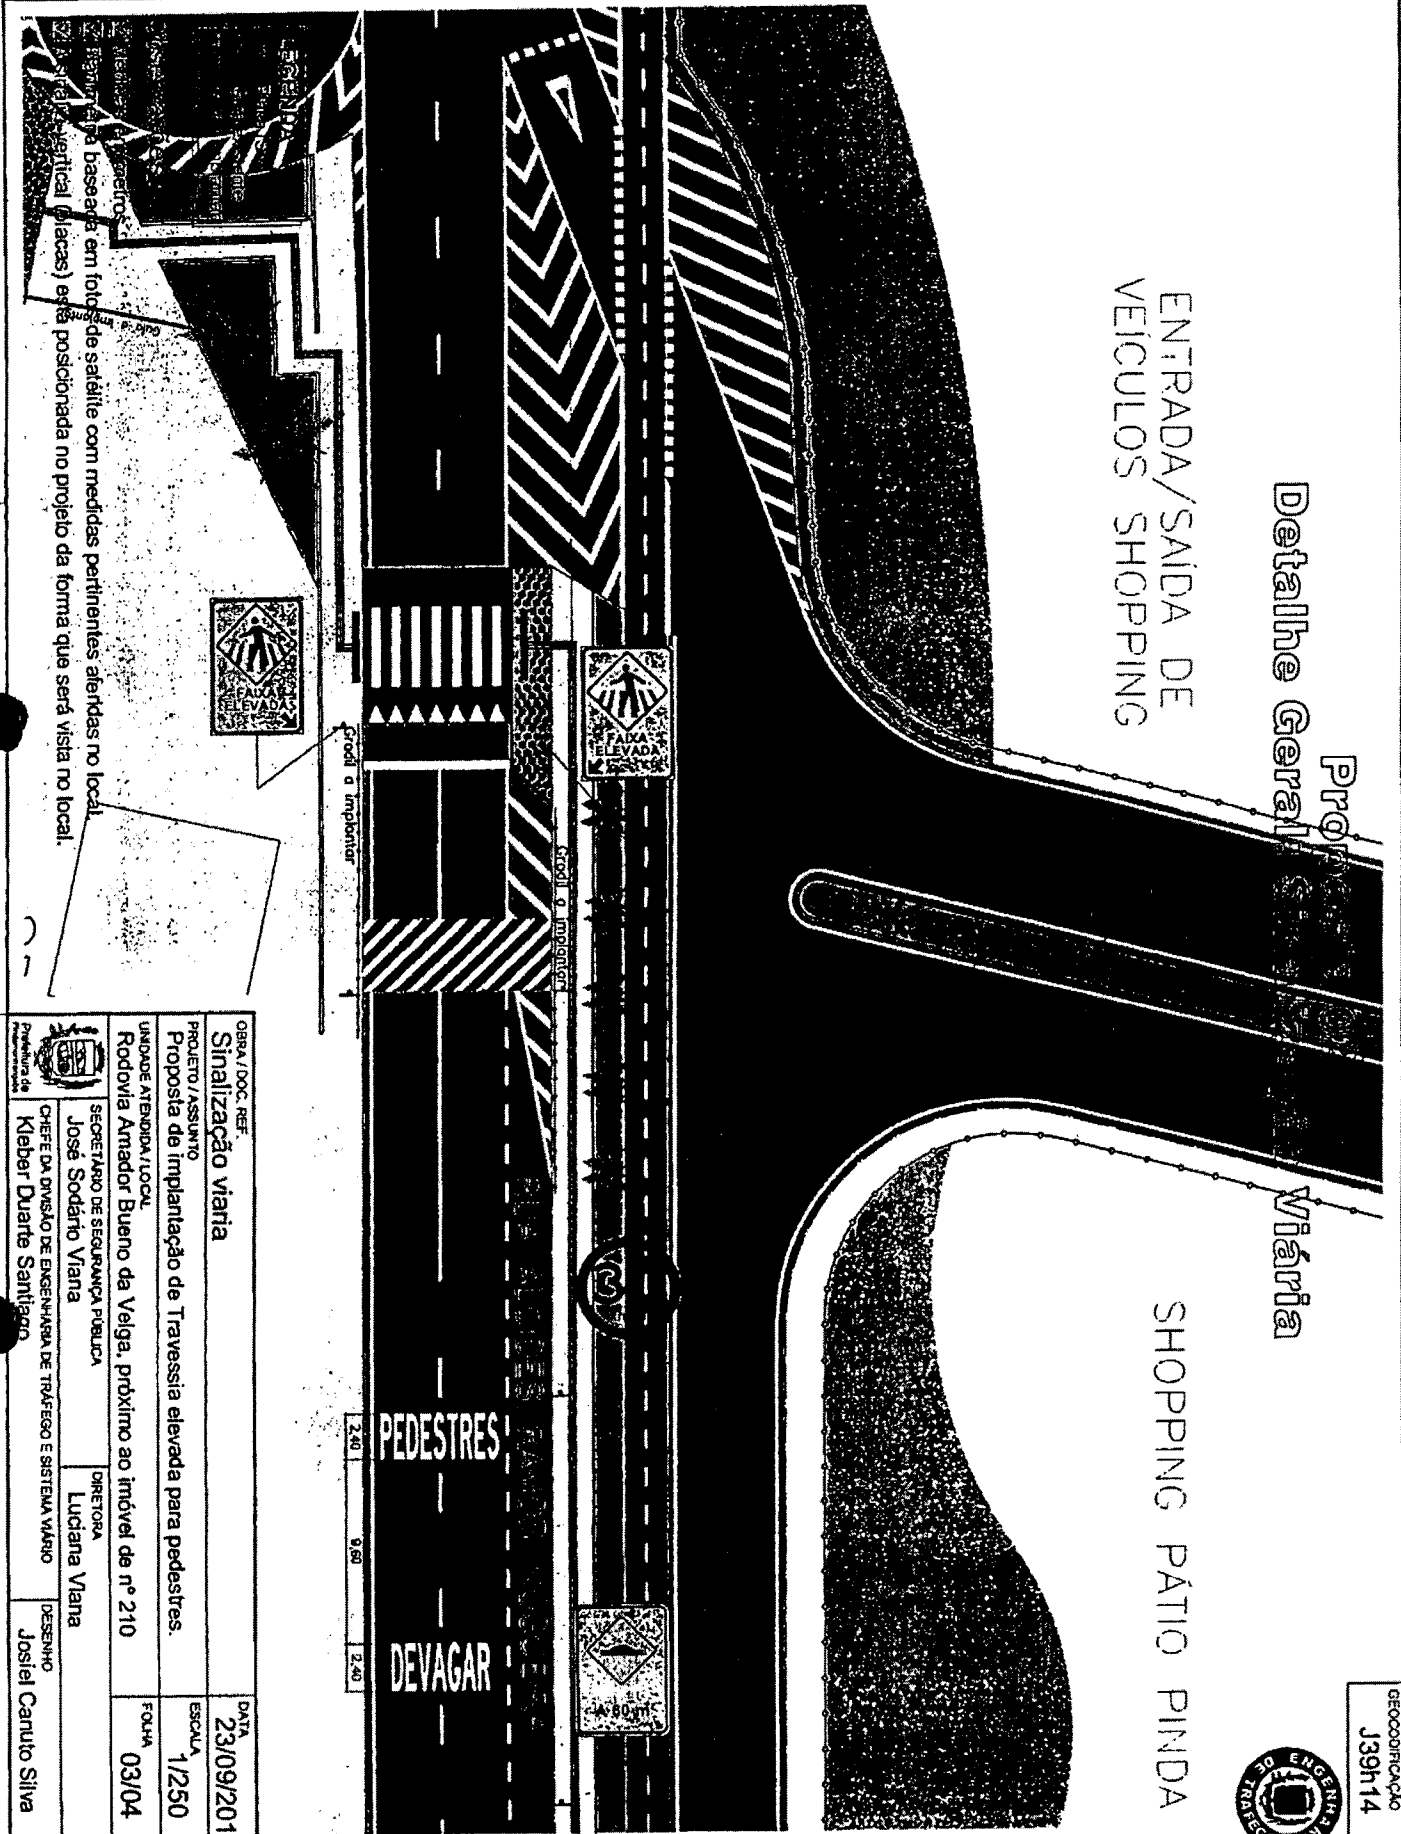

Este projeto foi elaborado com base em fotografias de satélite com medidas pertinentes alteradas no local. A posição das placas será posicionada no projeto da forma que será vista no local.

OBRA / DOC. REF.	Sinalização viária	DATA	23/09/2019
PROJETO / ASSUNTO	Proposta de implantação de Travessia elevada para pedestres.	ESCALA	1/250
UNIDADE ATENDIDA / LOCAL	Rodovia Amador Bueno da Veiga, próximo ao imóvel de nº 210	FOLHA	03/04
SECRETÁRIO DE SEGURANÇA PÚBLICA	Jose Sodato Viana	DIRETORA	Luciana Viana
CHEFE DA DIVISÃO DE ENGENHARIA DE TRÁFEGO E SISTEMA VIÁRIO	Kleber Duarte Santiago	DESENHO	Josiel Cantilo Silva

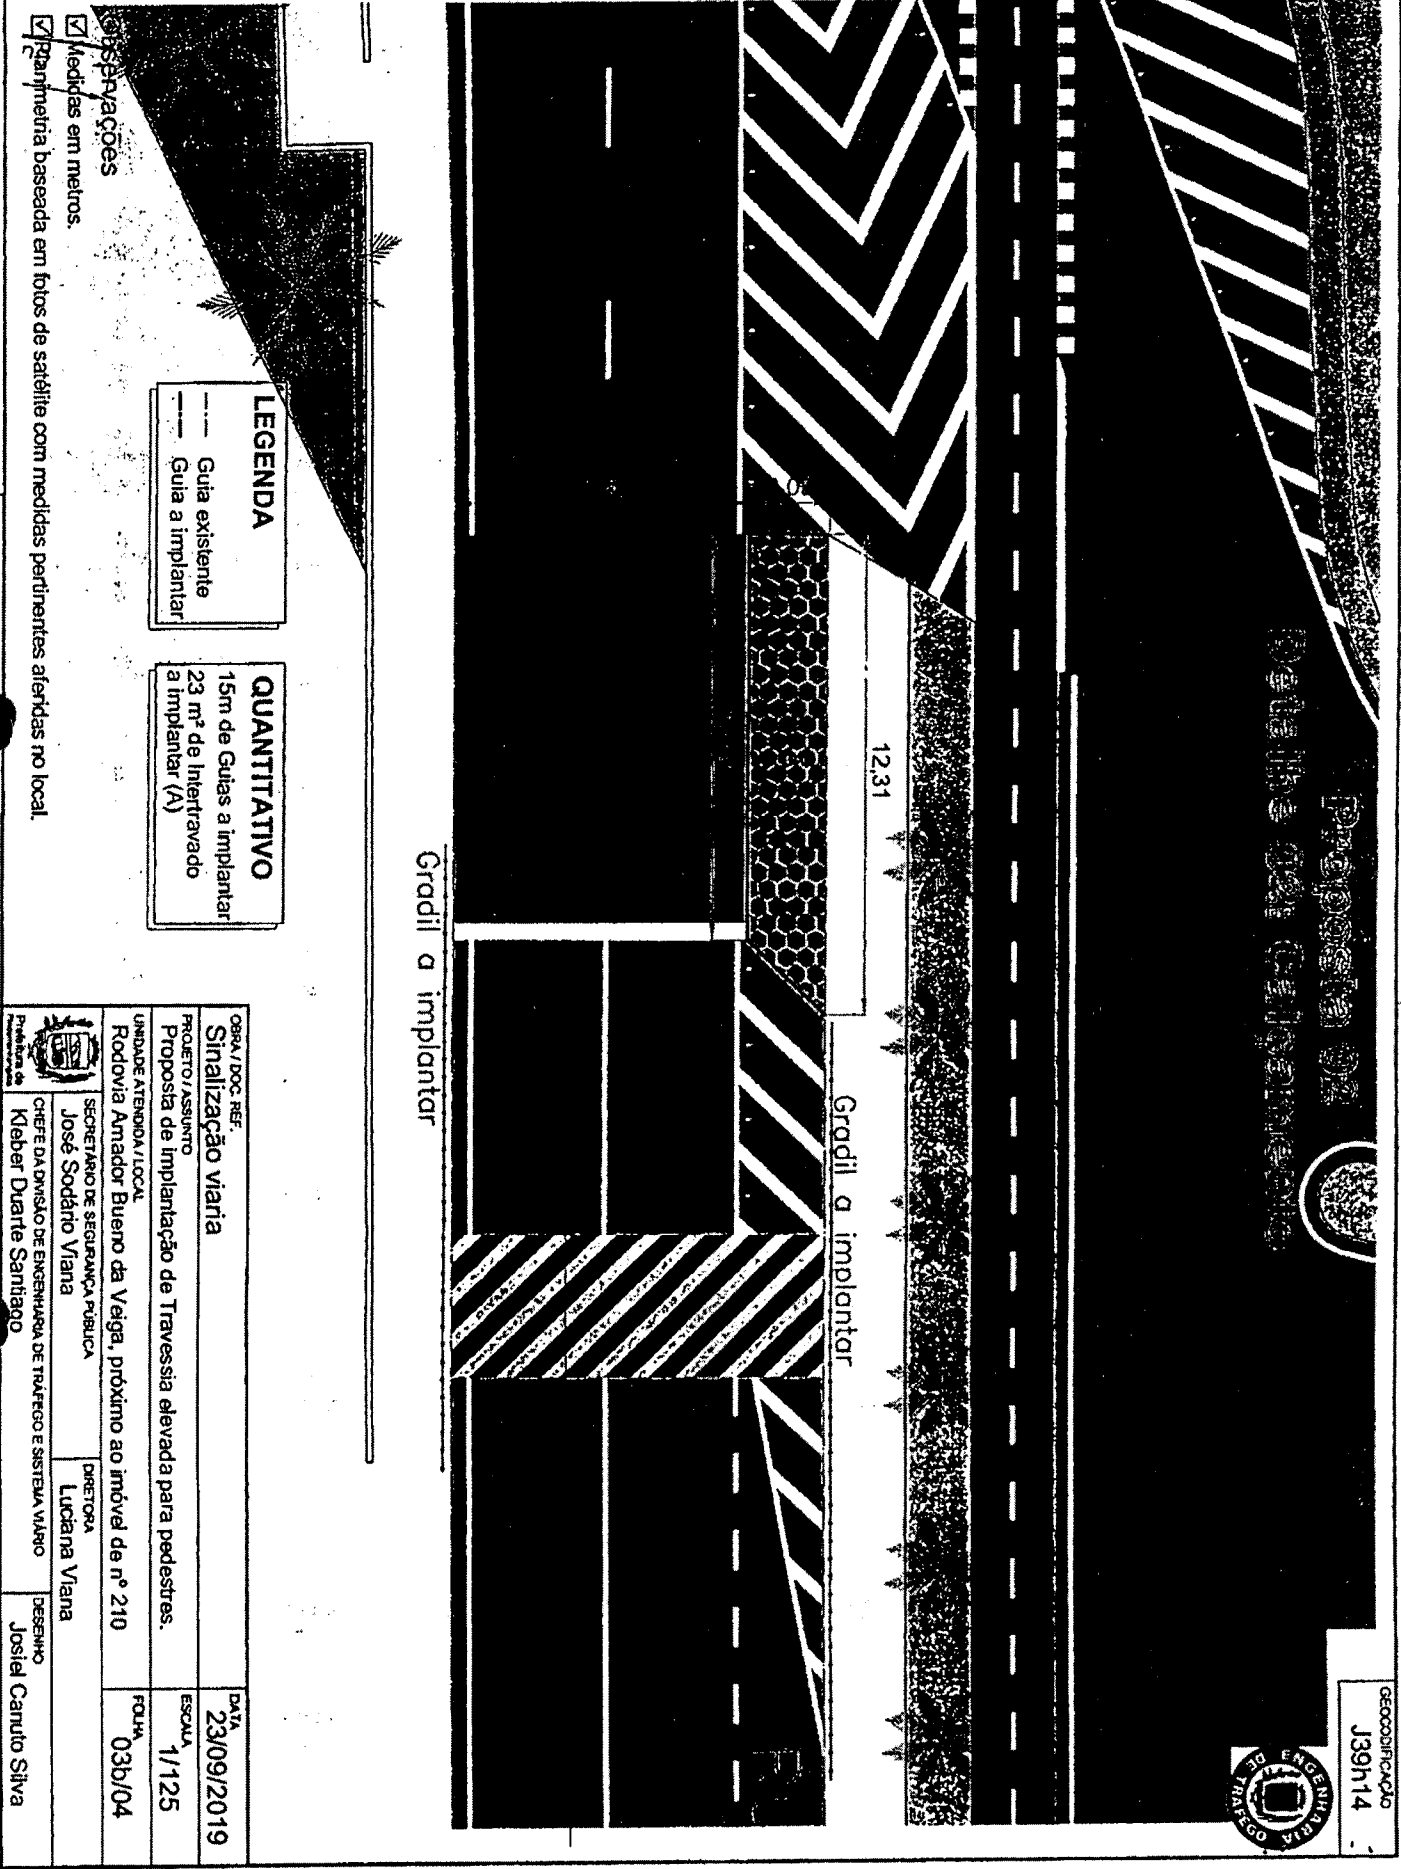

REGISTRO DE ENGENHEIRO
 J39h14



LEGENDA
 --- Guia existente
 --- Guia a implantar

QUANTITATIVO
 15m de Guias a implantar
 23 m² de Intertravado a Implantar (A)

- Disposições
- Medidas em metros.
- Plantaimetria baseada em fotos de satélite com medidas pertinentes aferidas no local.

OBRAS / DOC. REF. Sinalização viária		DATA 23/09/2019
PROJETO / ASSUNTO Proposta de implantação de Travessia elevada para pedestres.		ESCALA 1/125
UNIDADE ATENDIDA / LOCAL Rodovia Amador Bueno da Veiga, próximo ao imóvel de nº 210		FOLHA 036/04
SECRETÁRIO DE SEGURANÇA PÚBLICA José Sodano Viana	DIRETORA Luciana Viana	
PREFEITURA DE CHEFE DA DIVISÃO DE ENGENHARIA DE TRÁFEGO E SISTEMA VIÁRIO Kleber Duarte Sant'Anna	DESENHO Josiel Carnito Silva	


- Observações**
- Medidas em metros.
 - Planimetria baseada em fotos de satélite com medidas pertinentes aferidas no local.

LEGENDA

— Guia existente
 - - - - - Guia a implantar

QUANTITATIVO

Volume da travessia elevada = 7,2735 m³

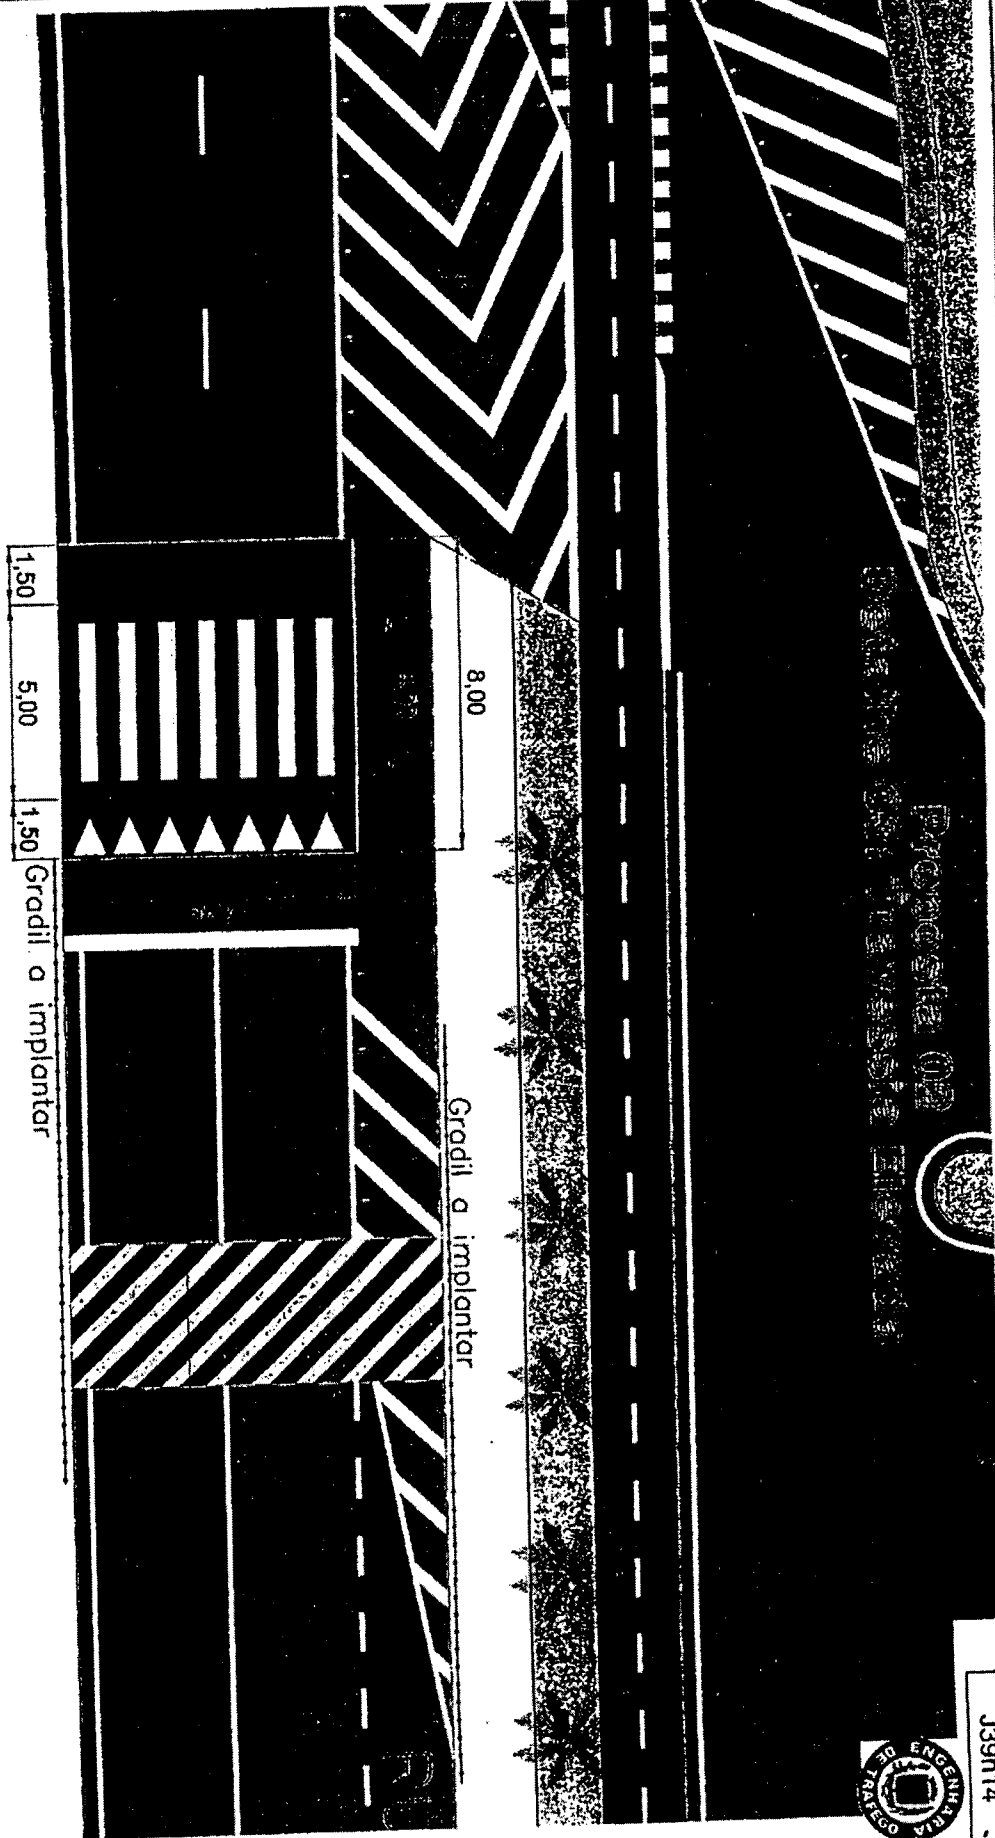


REGISTRO DE ENGENHEIRO
 J39h14

OBRA / DOC. REF.	DATA
Sinalização viária	23/09/2019
PROJETO / ASSUNTO	ESCALA
Proposta de implantação de Travessia elevada para pedestres.	1/125
UNIDADE ATENDIDA / LOCAL	FOLHA
Rodovia Amador Bueno da Veiga, próximo ao imóvel de nº 210	036/04
SECRETÁRIO DE SEGURANÇA PÚBLICA	DIRETORA
José Sodano Viana	Luciana Viana
CHEFE DA DIVISÃO DE ENGENHARIA DE TRÁFEGO E SISTEMA VIÁRIO	DESENHISTA
Kleber Duarte Santiago	Josiel Caruto Silva

Proposta 03

Georreferenciado
J39h14

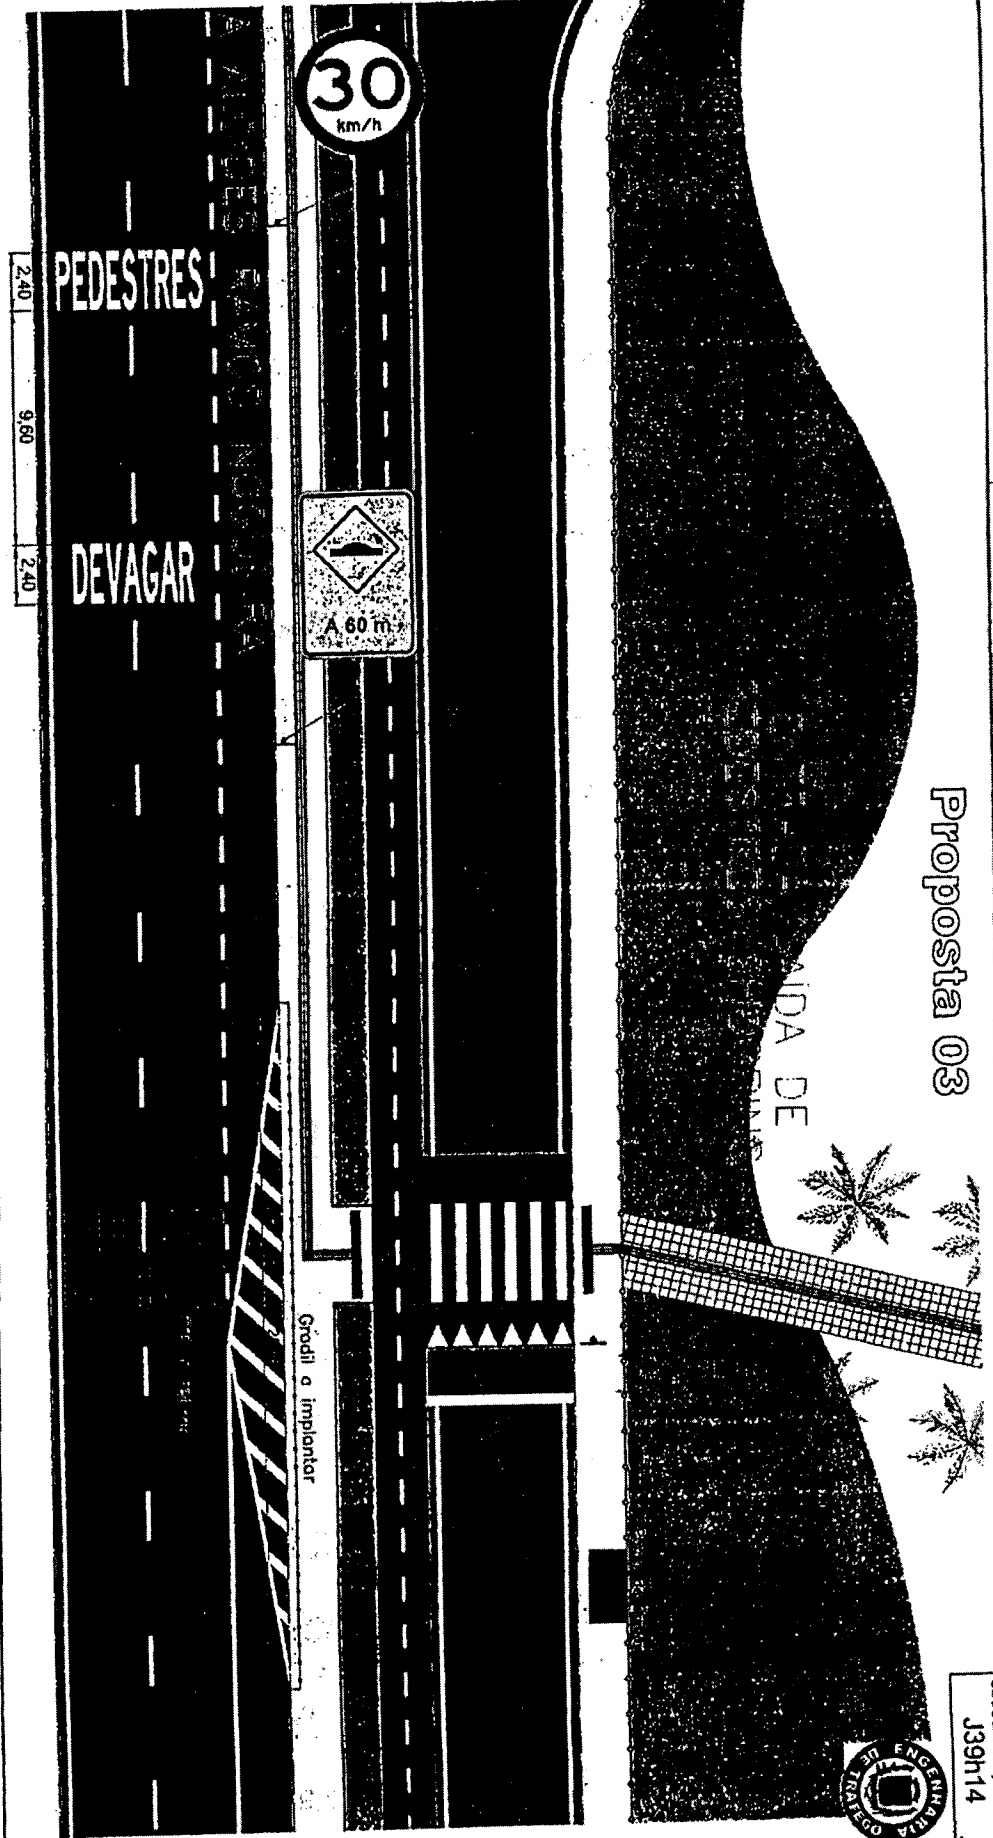

LEGENDA

- Gradil a implantar
- - - Guia existente

Observações

- Medidas em metros.
- Planta feita baseada em fotos de satélite com medidas pertinentes aferidas no local.

ENTRADA/SAIDA
POSTO SETE ESTRELAS

OBRA / DOC. REF. Sinalização viária	DATA 23/09/2019
PROJETO / ASSUNTO Proposta de implantação de Travessia elevada para pedestres.	ESCALA 1/200
UNIDADE ATENDIDA / LOCAL Rodovia Amador Bueno da Veiga, próximo ao imóvel de nº 210	FOLHA 04/04
SECRETÁRIO DE SEGURANÇA PÚBLICA José Sodário Viana	DIRETORA Luciana Viana
CHEFE DA DIVISÃO DE ENGENHARIA DE TRÁFEGO E SISTEMA VIÁRIO Kleber Duarte Sant'anna	DESENHO Josiel Canulo Silva